

DOCUMENTO 8: PLANOS

31 ÍNDICE PLANOS

31.1 SITUACIÓN

31.2 CUBIERTA

31.3 ESTRUCTURA DETALLES

31.4 MEDIDAS PROTECTORAS Y *STRINGS*

31.5 UNIFILAR

31.6 DETALLES

Ibiza, 20 de febrero 2020

FDO. JUAN TUR TORRES



Colegiado núm. 776 COEIB

FDO. AITOR LÓPEZ VIÑAS

Colegiado núm. 825 COEIB

PROYECTO	PROYECTO DE ACTIVIDAD	SIZE
REFERENCIA		INGENIERÍA
PROMOTOR	AJUNTAMENT D'EIVISSA	C/ Pedro frances nº 9 20
EMPLAZAMIENTO	JOSEP RIQUER I LLOBET Nº13, 07800 EIVISSA (ILLES BALEARS)	IBIZA 09/04/2021
FIRMADO	INGENIEROS JUAN TUR TORRES ALFONSO LÓPEZ VIGAS	PLANO 01
PLANO	PLANO DE SITUACIÓN	E: varias

PLANO DE CUBIERTA CEIP SA BODEGA : UBICACIÓN DE PANELES FOTOVOLTAICOS ESCALA: 1/150

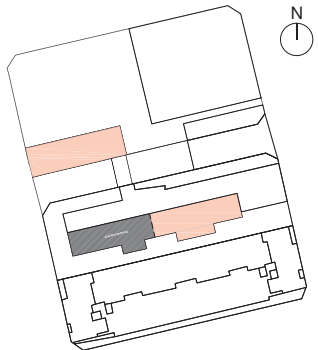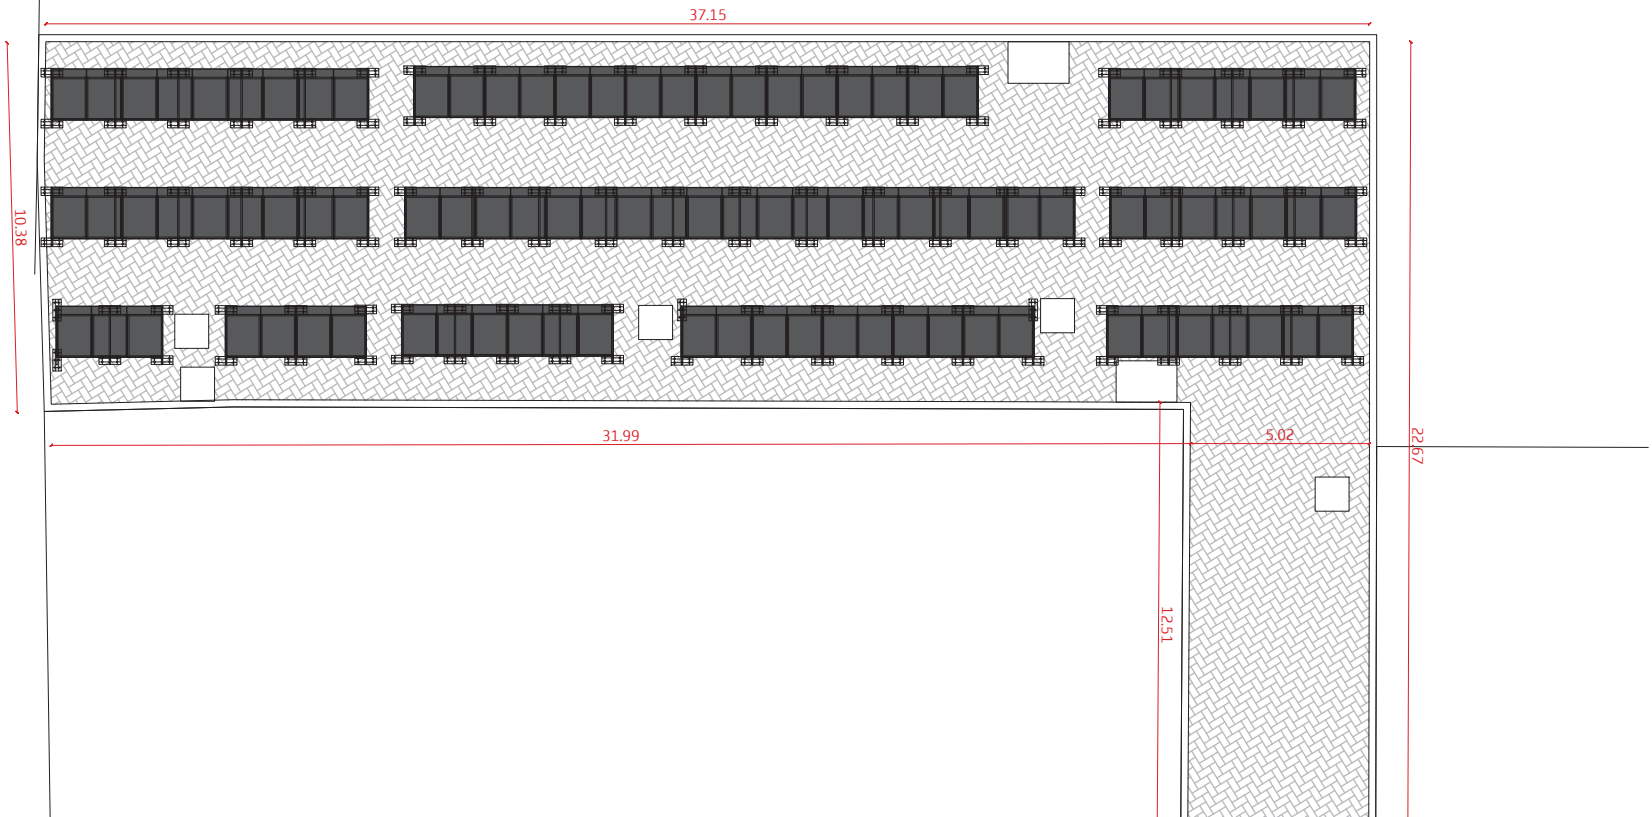

Superficie total = 810.80m2

SUPERFICIE DE CUBIERTA PARA LA INSTALACIÓN FOTOVOLTAICA

Superficie total = 810.80m2

Nº paneles total = 173

- Ala Norte = 97 paneles
- Ala Sur = 76 paneles

 
LEYENDA DE INSTALACIÓN FOTOVOLTAICA



Inversor




Cuadro eléctrico



Panel solar

PLANO DE CUBIERTA CP SA BODEGA : UBICACIÓN DE PANELES FOTOVOLTAICOS ESCALA: 1/150

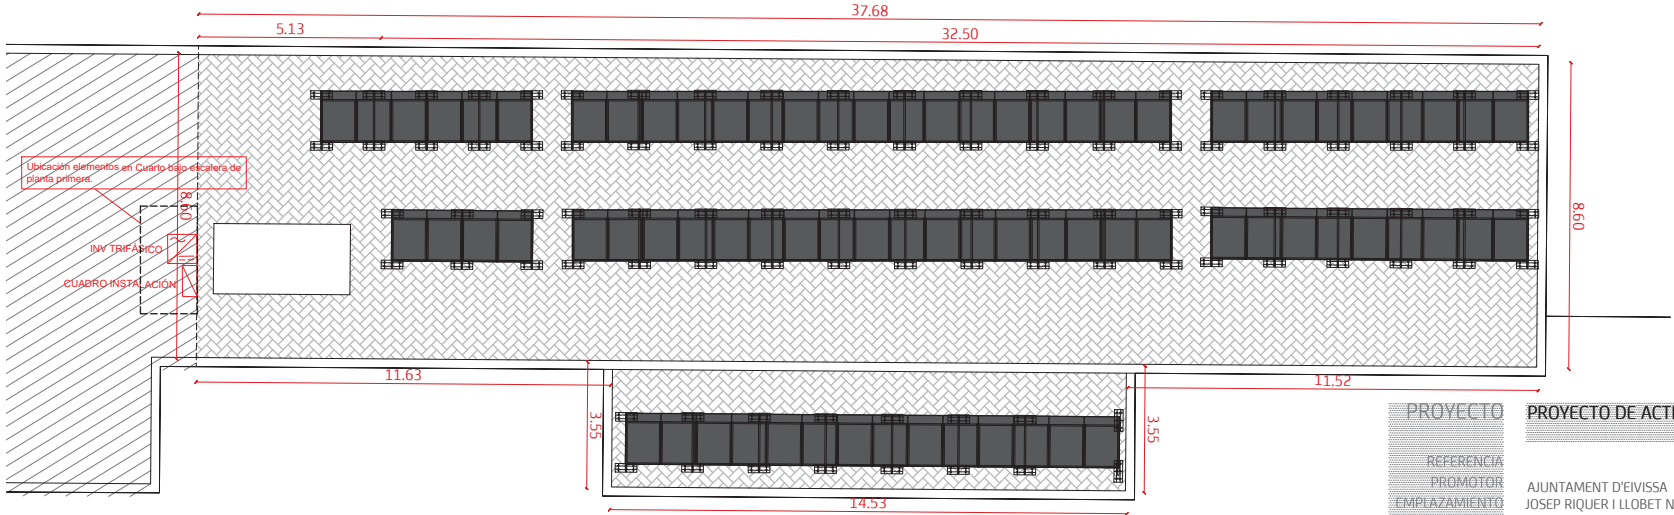

PROYECTO

REFERENCIA
PROMOTOR
EMPLAZAMIENTO

FIRMADO

PLANO

PROYECTO DE ACTIVIDAD

AJUNTAMENT D'EIVISSA
JOSEP RIQUER I LLOBET Nº13, 07800 EIVISSA (ILLES BALEARS)

INGENIEROS
EIVISSA TRADING
ANTON LÓPEZ VÍÑAS


PLANO DE CUBIERTA
PLANO DE INSTALACION FOTOVOLTAICA

SIZE
INGENIERÍA
C/ Pedro frances nº 9 201

IBIZA 09/04/2020

PLANO 02
E: varias

37.15

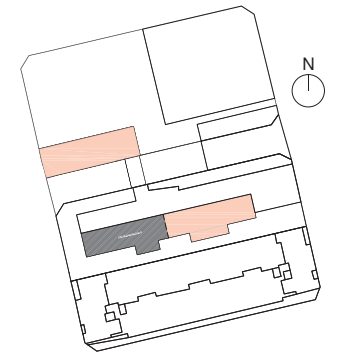

SUPERFICIE DE CUBIERTA PARA
LA INSTALACIÓN FOTOVOLTÁICA


- Ala Norte = 96 paneles
- Ala Sur = 76 paneles

37.68











PLANO DE CUBIERTA
PLANO DE ESTRUCTURA

PLANO 03

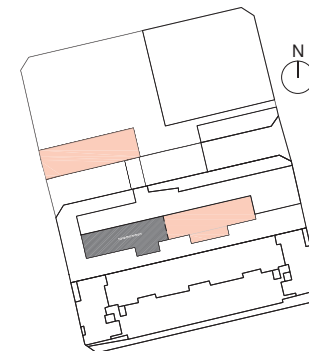

Superficie total = 1158.05m²

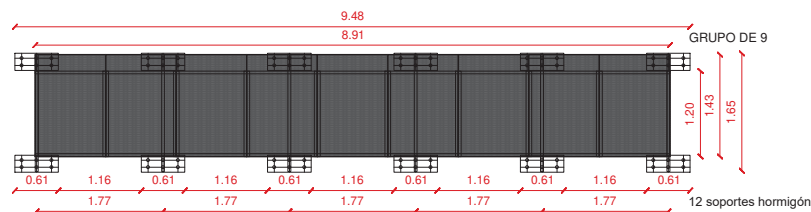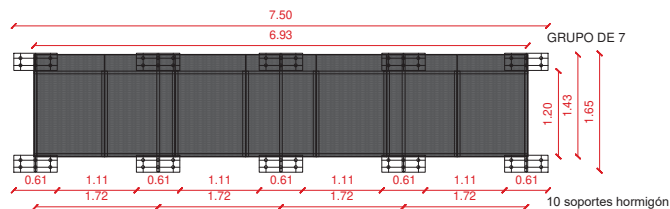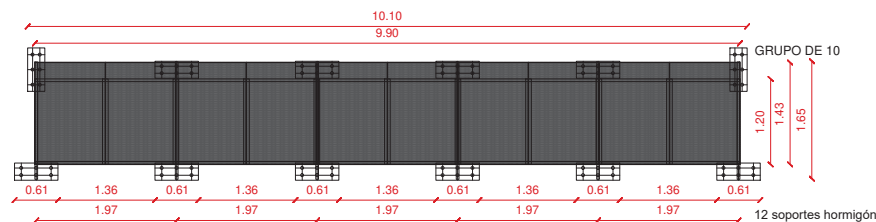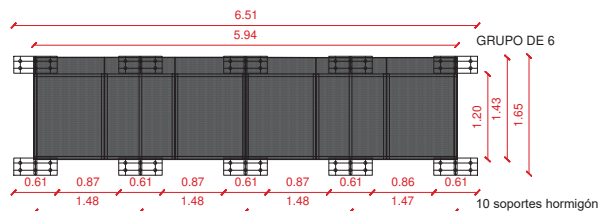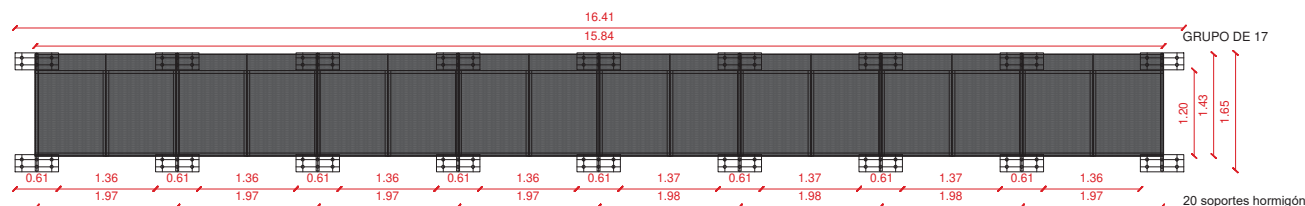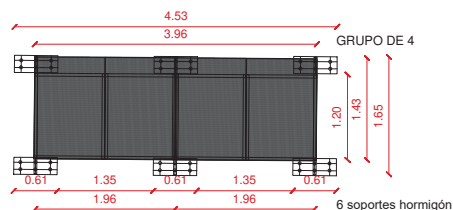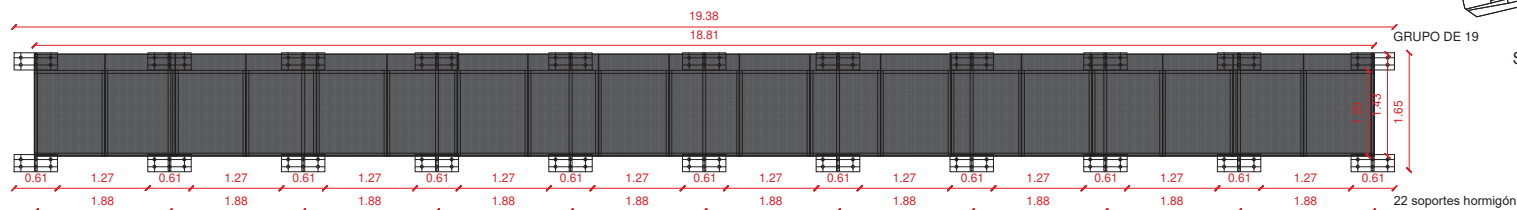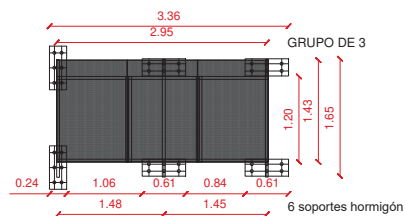

SUPERFICIE DE CUBIERTA PARA LA INSTALACIÓN FOTOVOLTAICA	
Superficie total = 810.80m ²	
Nº paneles total = 173	
-	Ala Norte = 97 paneles
-	Ala Sur = 76 paneles



PROYECTO	PROYECTO DE ACTIVIDAD
REFERENCIA	
PROMOTOR	AJUNTAMENT D'EIVISSA
EMPLAZAMIENTO	JOSEP RIQUER I LLOBET Nº13, 07800 EIVISSA (ILLES BALEARS)
FIRMADO	INGENIEROS
	GUAN TUR TORRES ANTON LÓPEZ VIBAS
PLANO	PLANO DE CUBIERTA PLANO DE ESTRUCTURA

SIZE
INGENIERÍA
C/ Pedro frances nº 9 201

IBIZA 09/04/2020

PLANO 04
E: 1/75

PLANO DE CUBIERTA CP SA BODEGA : MEDIDAS PROTECTORAS Y STRINGS ESCALA: 1/150

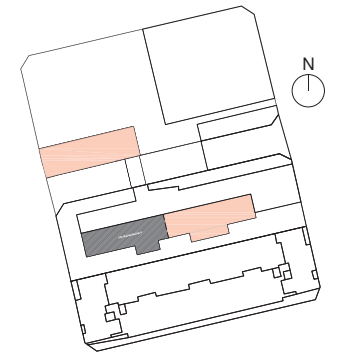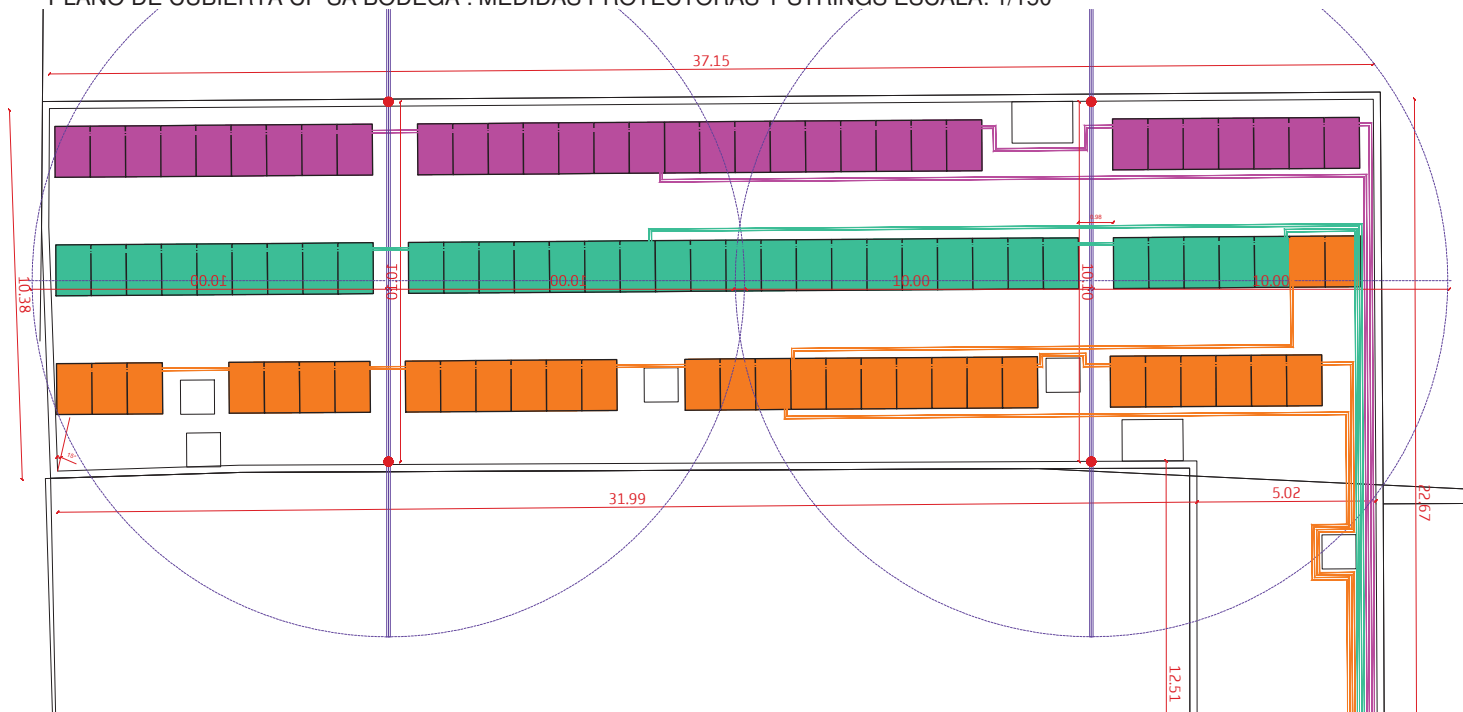


Superficie total = 1158.05m2

LEYENDA STRINGS

- MPPT 6 ; 1 x 12 Distancia a cuadro fotov. 35,93 m
- MPPT 5 ; 1 x 16 Distancia a cuadro fotov. 35,65 m
1 x 16 Distancia a cuadro fotov. 17,65 m
- MPPT 4 ; 1 x 16 Distancia a cuadro fotov. 34,25 m
1 x 16 Distancia a cuadro fotov. 17,73 m
- MPPT 3 ; 1 x 16 Distancia a cuadro fotov. 43,77 m
1 x 16 Distancia a cuadro fotov. 63,62 m
- MPPT 2 ; 1 x 16 Distancia a cuadro fotov. 68,92 m
1 x 16 Distancia a cuadro fotov. 77,37m
- MPPT 1 ; 1 x 16 Distancia a cuadro fotov. 60,77 m
1 x 16 Distancia a cuadro fotov. 70,39 m

PLANO DE CUBIERTA CP SA BODEGA : MEDIDAS PROTECTORAS Y STRINGS ESCALA: 1/150

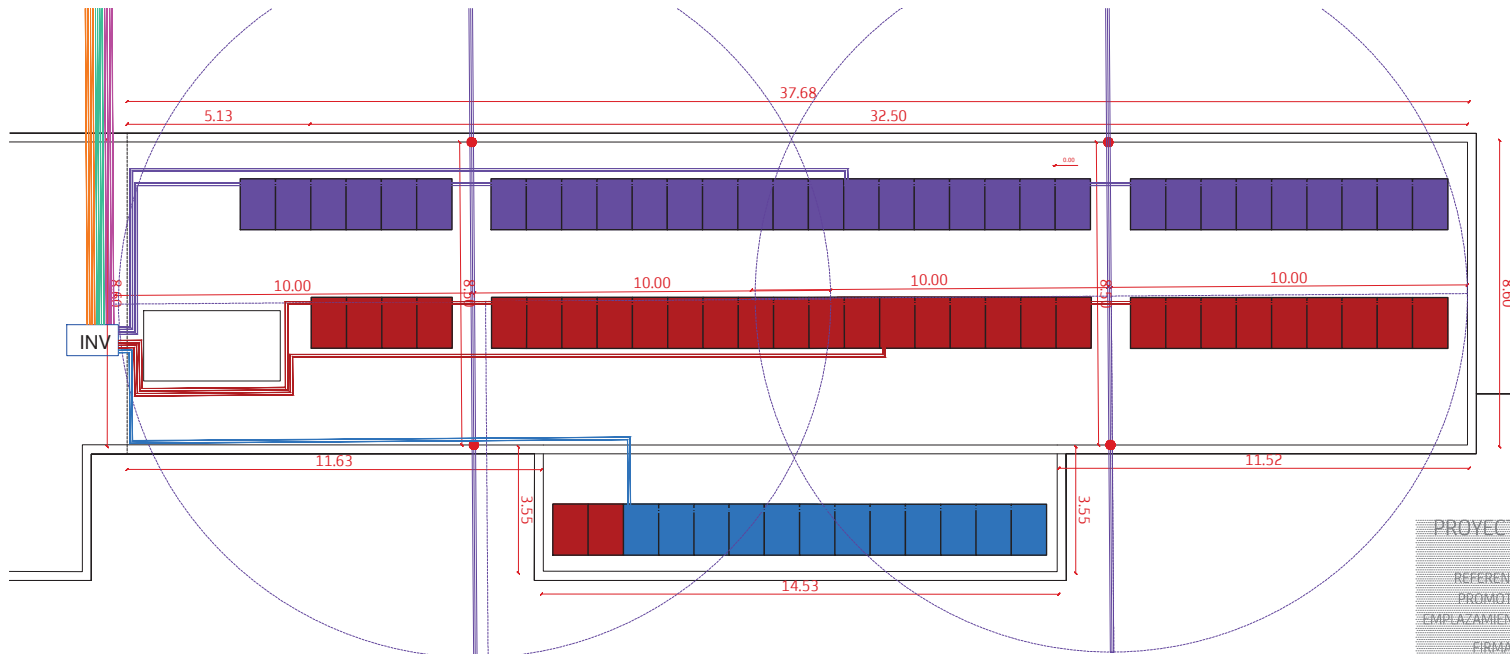

PROYECTO

REFERENCIA
PROMOTOR
EMPLAZAMIENTO
FIRMADO
PLANO

PROYECTO DE ACTIVIDAD


AJUNTAMENT D'EIVISSA
JOSEP RIQUER I LLOBET N°13, 07800 EIVISSA (ILLES BALEARS)
INGENIEROS
EDUARDO TORRES
ANTONIO LÓPEZ VÍÑAS
PLANO DE CUBIERTA
MEDIDAS DE PROTECCIÓN Y STRINGS

SIZE
INGENIERÍA
C/ Pedro frances nº 9 201


IBIZA 10/04/2020

PLANO 05
E: varias


DETALLES DIMENSIONES PLACAS POSICIÓN HORIZOINTAL ESCALA: 1/20

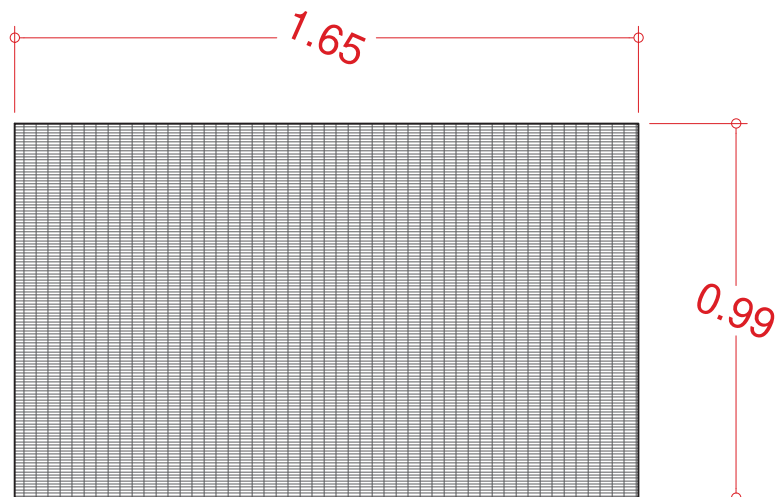

DETALLES INSTALACIÓN PLACAS HORIZOINTALES ESCALA: 1/20

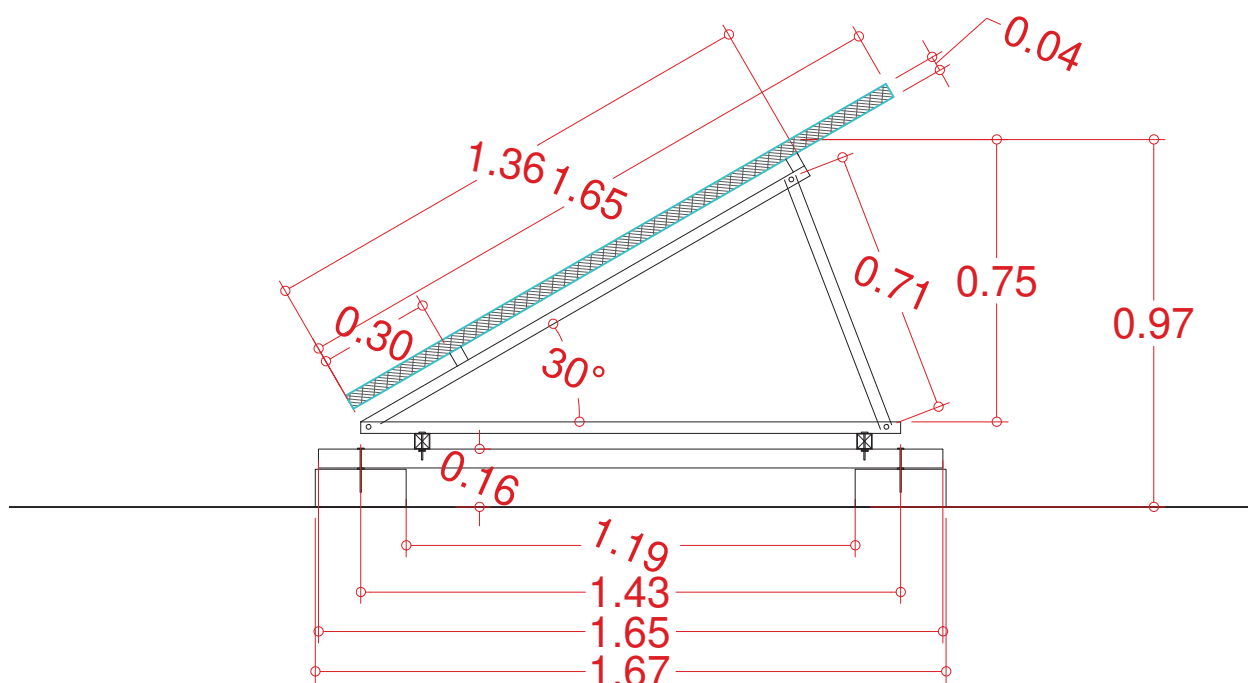

DETALLES SOPORTES PARA LA ESTRUCTURA CON BLOQUE DE HORMIGÓN ESCALA: 1/20

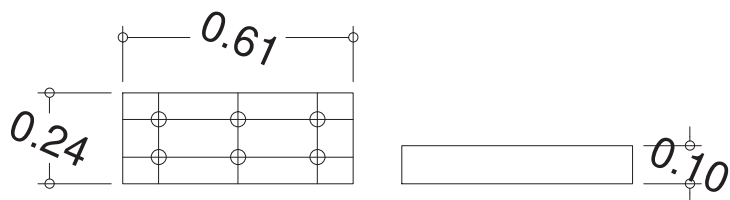

PROYECTO

PROYECTO DE ACTIVIDAD

REFERENCIA
PROMOTOR
EMPLAZAMIENTO

AJUNTAMENT D'EIVISSA
JOSEP Riquer I Llobet N°13, 07800 EIVISSA (ILLES BALEARIS)

FIRMADO

INGENIEROS
JUAN TUR TORRES
AITOR LOPEZ VÍÑAS

PLANO

PLANO DE DETALLES

SIZE
INGENIERÍA
C/ Pedro frances nº 9 201

IBIZA 09/04/2020

PLANO 07
E: varias